
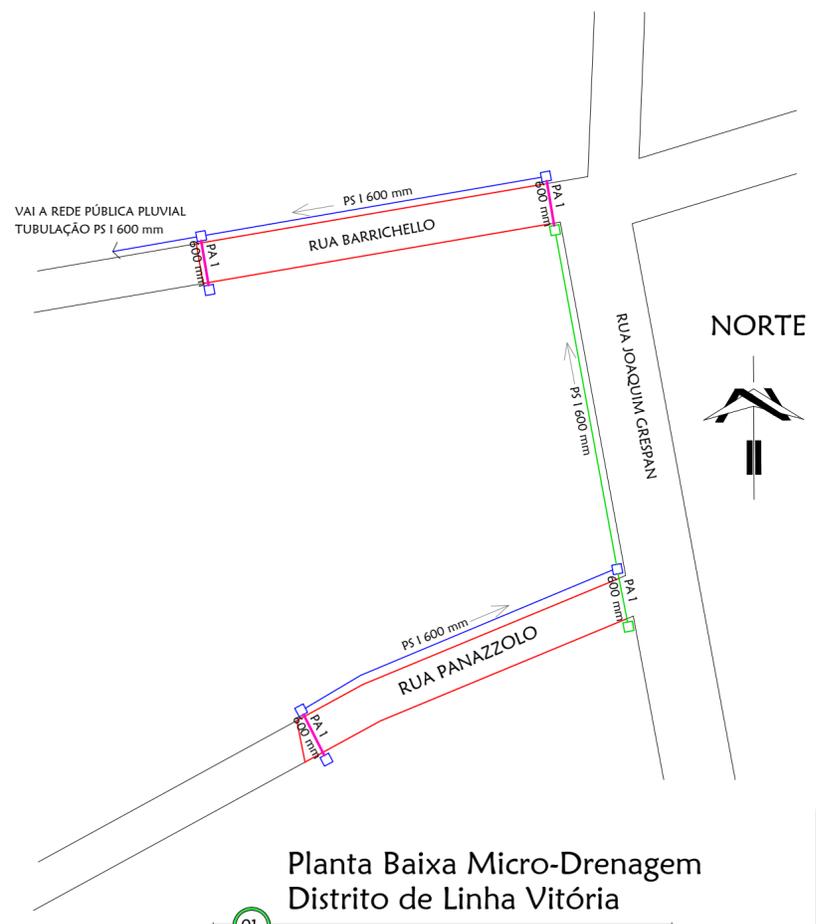


Planta Baixa Micro-Drenagem
Ruas Sede do Município

01 Implantação
Área A Pavimentar: 3.870,99 m²
Escala: 1/ 100

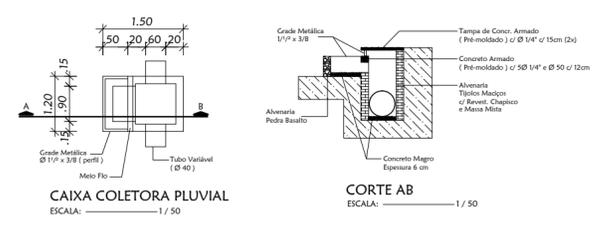

Planta Baixa Micro-Drenagem
Distrito de Linha Vitória

01 Implantação
Área A Pavimentar: 1.120,00 m²
Escala: 1/ 100

LEGENDA

CAIXA DE BOCA DE LOBO - 0.80 x 1.50 x 0.90 (interna)= 11 UNIDADES

TUBULAÇÃO DN 600 PS 1= 419,00 Metros Lineares

TUBULAÇÃO DN 600 PA 1= 38,00 Metros Lineares

Tubo de Concreto Armado de Seção Circular PA-1
Sendo: PA, Indicação de Tubo Para Águas Pluviais Armado; e o Número 1 A Classe de Resistência Conforme Tabela da Norma), DN (diâmetro nominal) de 600mm, Comprimento A Partir de 1000mm

Tubo de Concreto Simples de Seção Circular PS-1
Sendo: PS, Indicação de Tubo Para Águas Pluviais Simples; e o Número 1 A Classe de Resistência Conforme Tabela da Norma), DN (diâmetro nominal) de 600mm, Comprimento A Partir de 1000mm

- Tubo de Concreto Armado de Seção Circular PA 1 - DN 600
- Tubo de Concreto Simples de Seção Circular PS 1 - DN 600
- Rede Coletora Existente
- Direção das Águas Pluviais

PROPRIETÁRIO: MUNICÍPIO DE ALMIRANTE TAMANDARÉ DO SUL

RESP. TÉCNICO: CLACI WANDSCHEER
ARQUITETA E URBANISTA - CAU RS A38729-0

OBRA: PAVIMENTAÇÃO COM PEDRAS IRREGULARES

LOCAL: RUAS DO MUNICÍPIO DE ALMIRANTE TAMANDARÉ DO SUL / RS

CONCLUSÃO: 4.990,99 m² DATA: FEVEREIRO / 2015 ESCALA: INDICADA

PARANÁ ARQ 04