




1 PLANTA DE COBERTURA
ESCALA 1/75

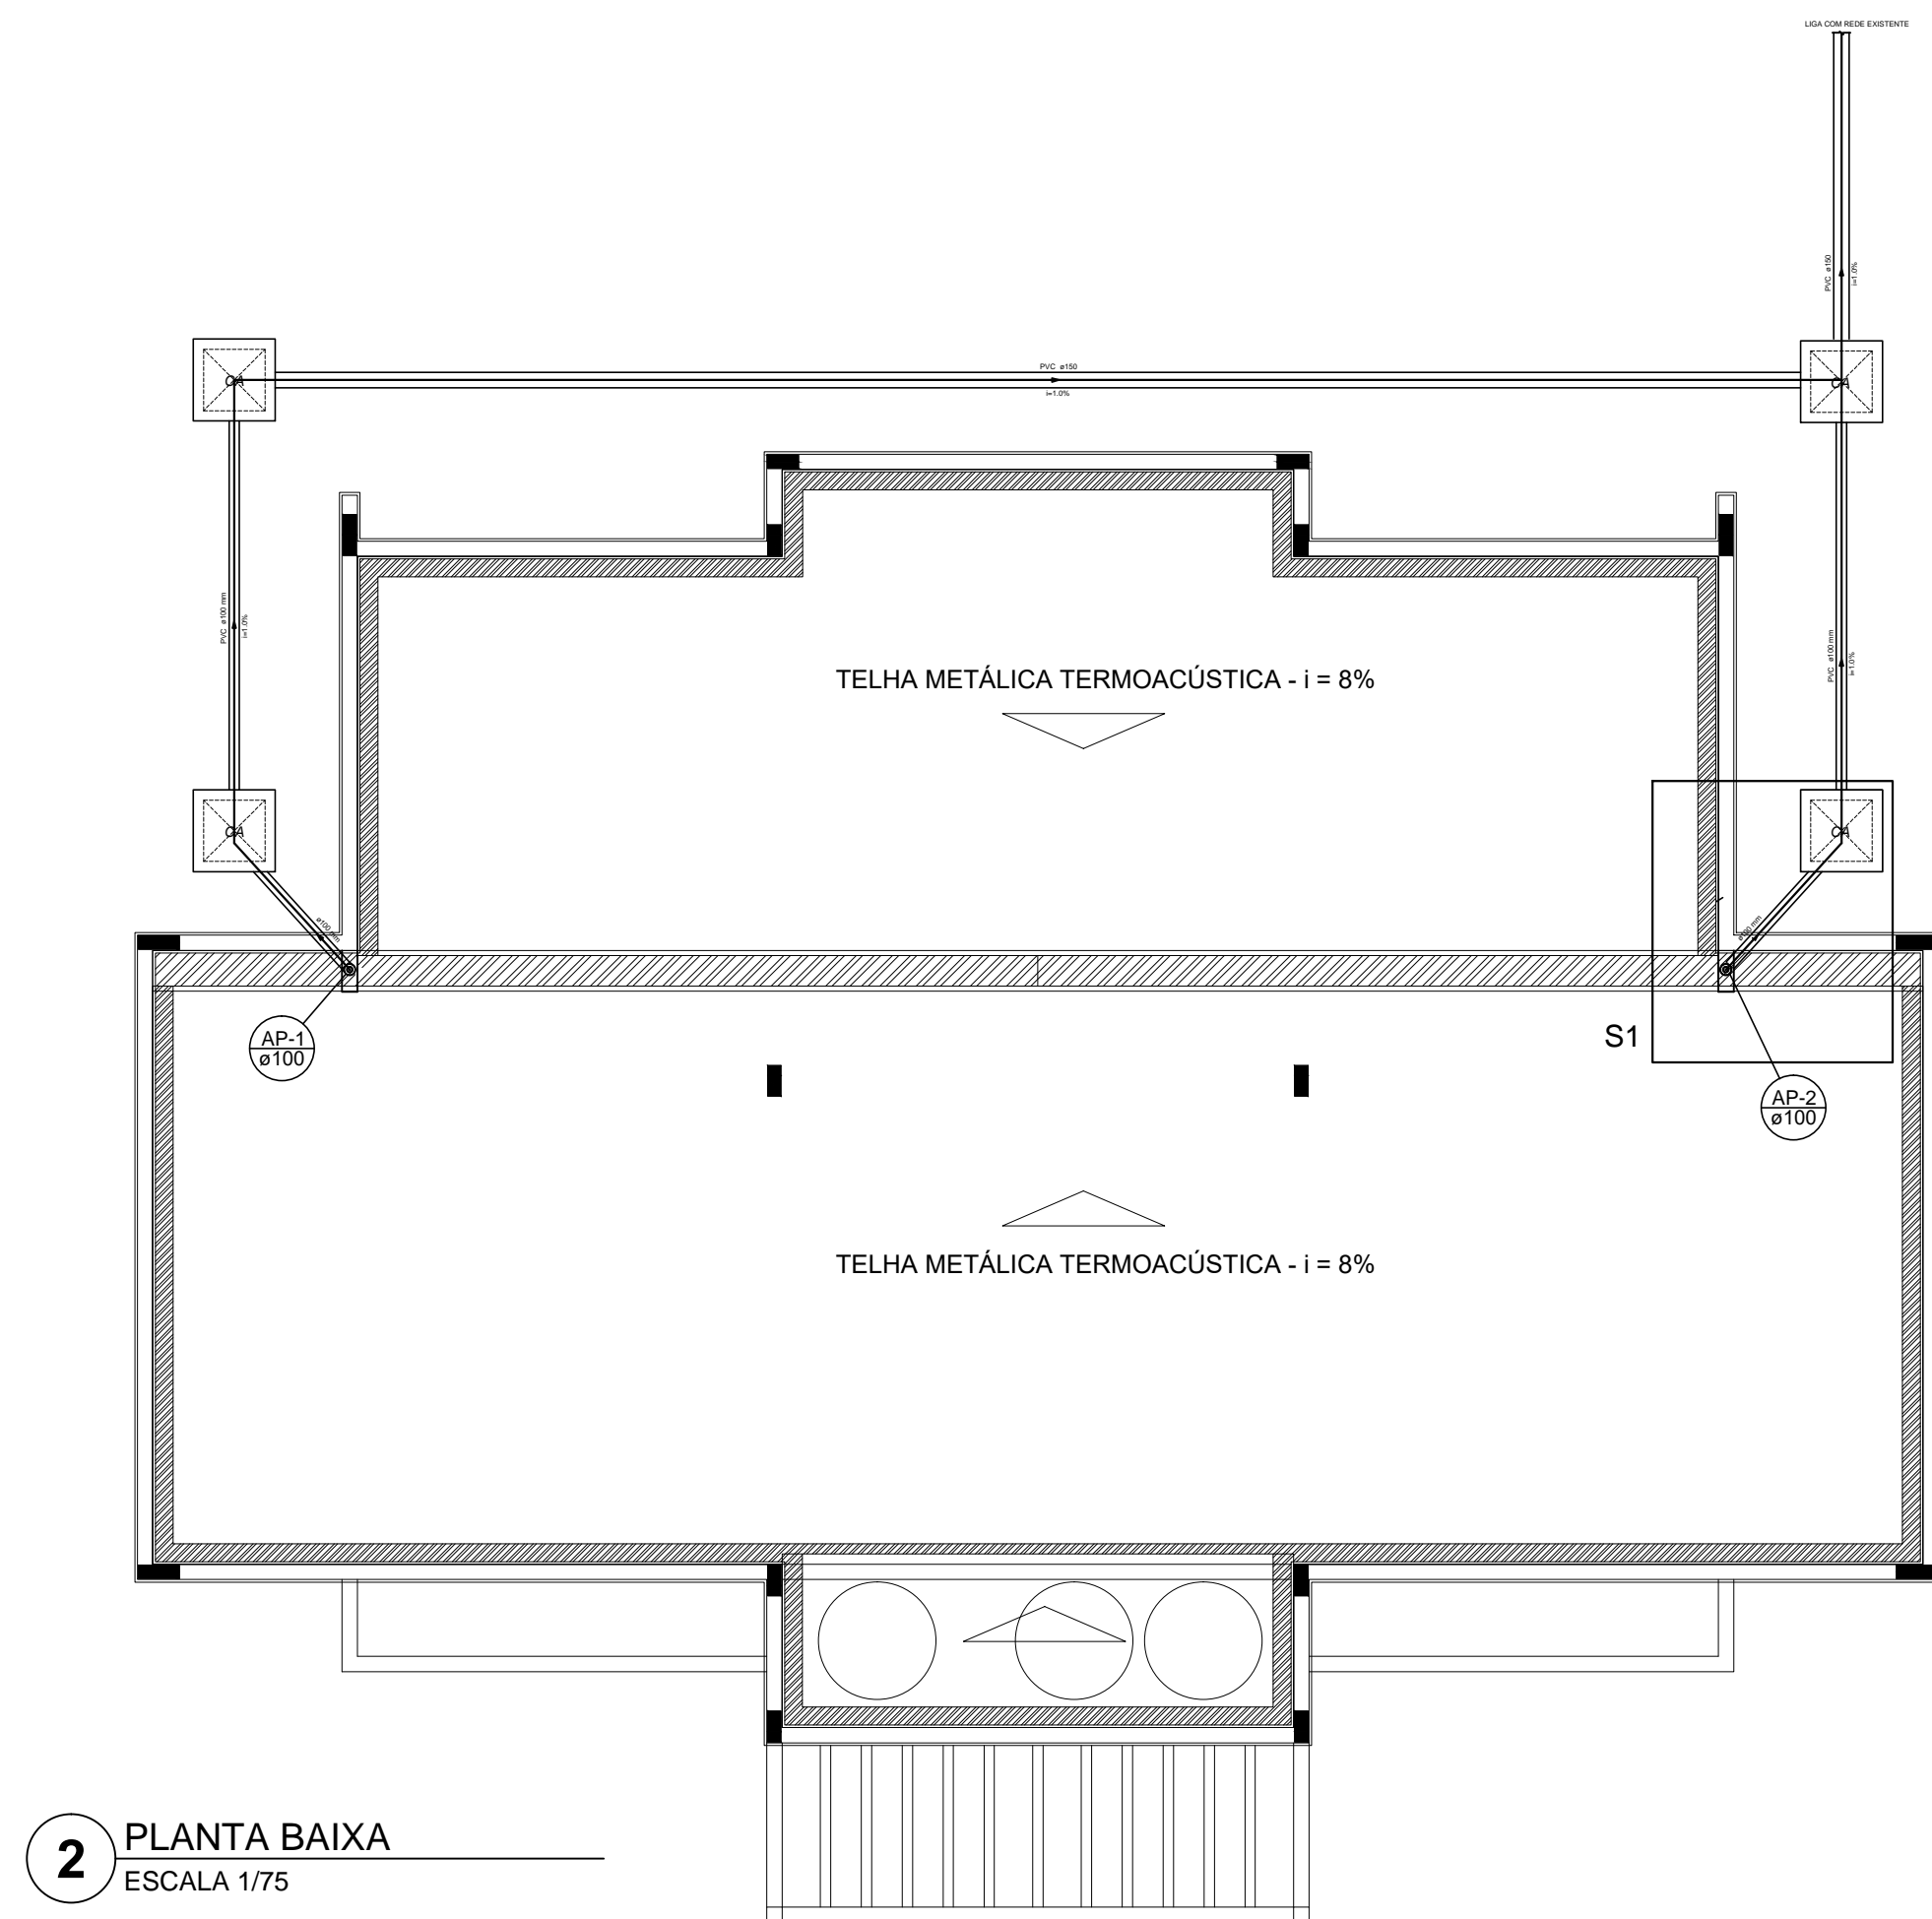

2 PLANTA BAIXA
ESCALA 1/75

LEGENDA

SÍMBOLO	QUANT.	DESCRIÇÃO
	03	CAIXA DE ÁREA PLUVIAL SIMPLIS
	02	JOELHO 90
	18,70m	TUBO PVC ø100 mm
	15,70m	TUBO PVC ø150 mm
	02	RALOS PLUVIAIS
	17,30m	CALHAS
	59,60m	RUFOS

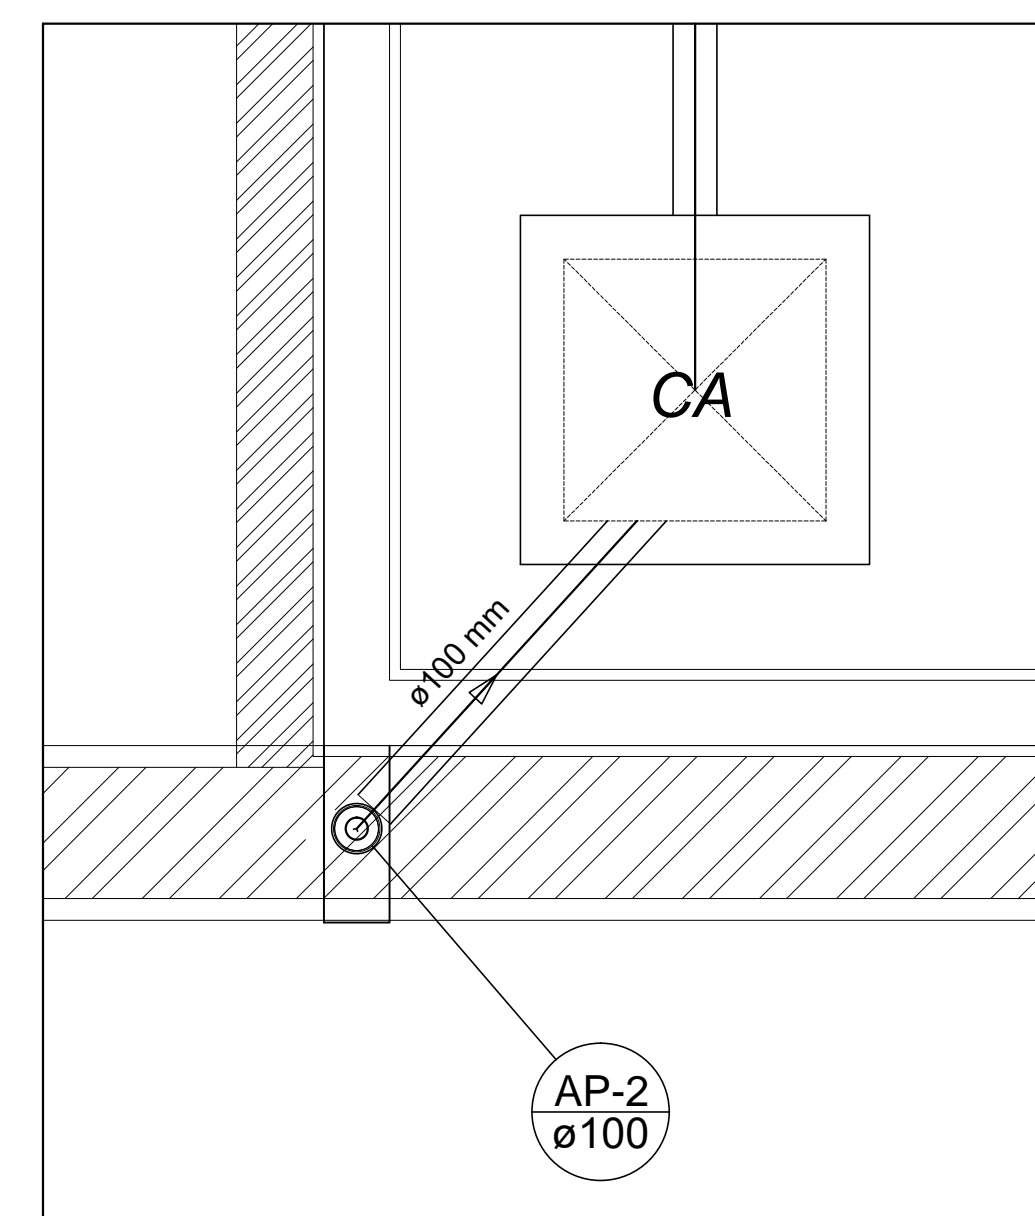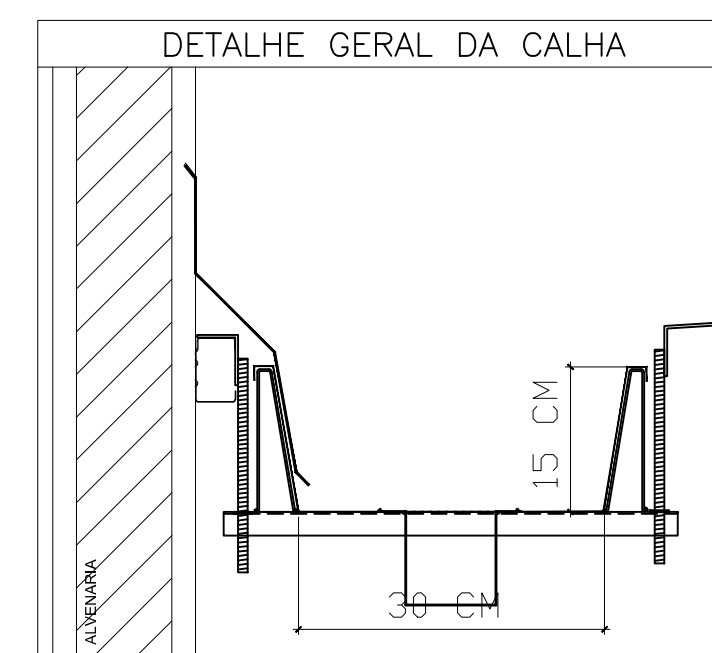

Detalhe S1
escala 1:20

PROJETO PADRÃO - FNDE			
PROPRIETÁRIO :	MUNICÍPIO DE ALMIRANTE TAMANDARÉ DO SUL (RS)		
ENDEREÇO:	AV. GAL. LOPES DE OLIVEIRA, BAIRRO CENTRO, CEP 99523-000		
MUNICÍPIO - UF:	ALMIRANTE TAMANDARÉ DO SUL, (RS)		
PROPRIETÁRIO	ADIR GIACOMINI - PREFEITO MUNICIPAL		
RESP. TÉCNICO	CREA		
ENGENHEIRO CIVIL KELVIN WEBER	RS 210053		
AUTOR DO PROJETO	CAU		
DLFO	CREA		
	RA		
OBSERVAÇÕES:			
PROJETO EXECUTIVO			
MÓDULO DE EDUCAÇÃO INFANTIL			
PROJETO DE INSTALAÇÕES			
COORDENAÇÃO	PLANTA DOS PONTOS DE COLETA DA REDE PLUVIAL		HAP
CGEST - Coordenação Geral de Infraestrutura Educacional	REVISÃO R.00	ESCALA 1/75	PRANCHA 01/01
FORMATO (594x1050)	DATA EMISSÃO AGOSTO/2015		